


20
pokoj
t°C 1680 W

V33-60 14 m

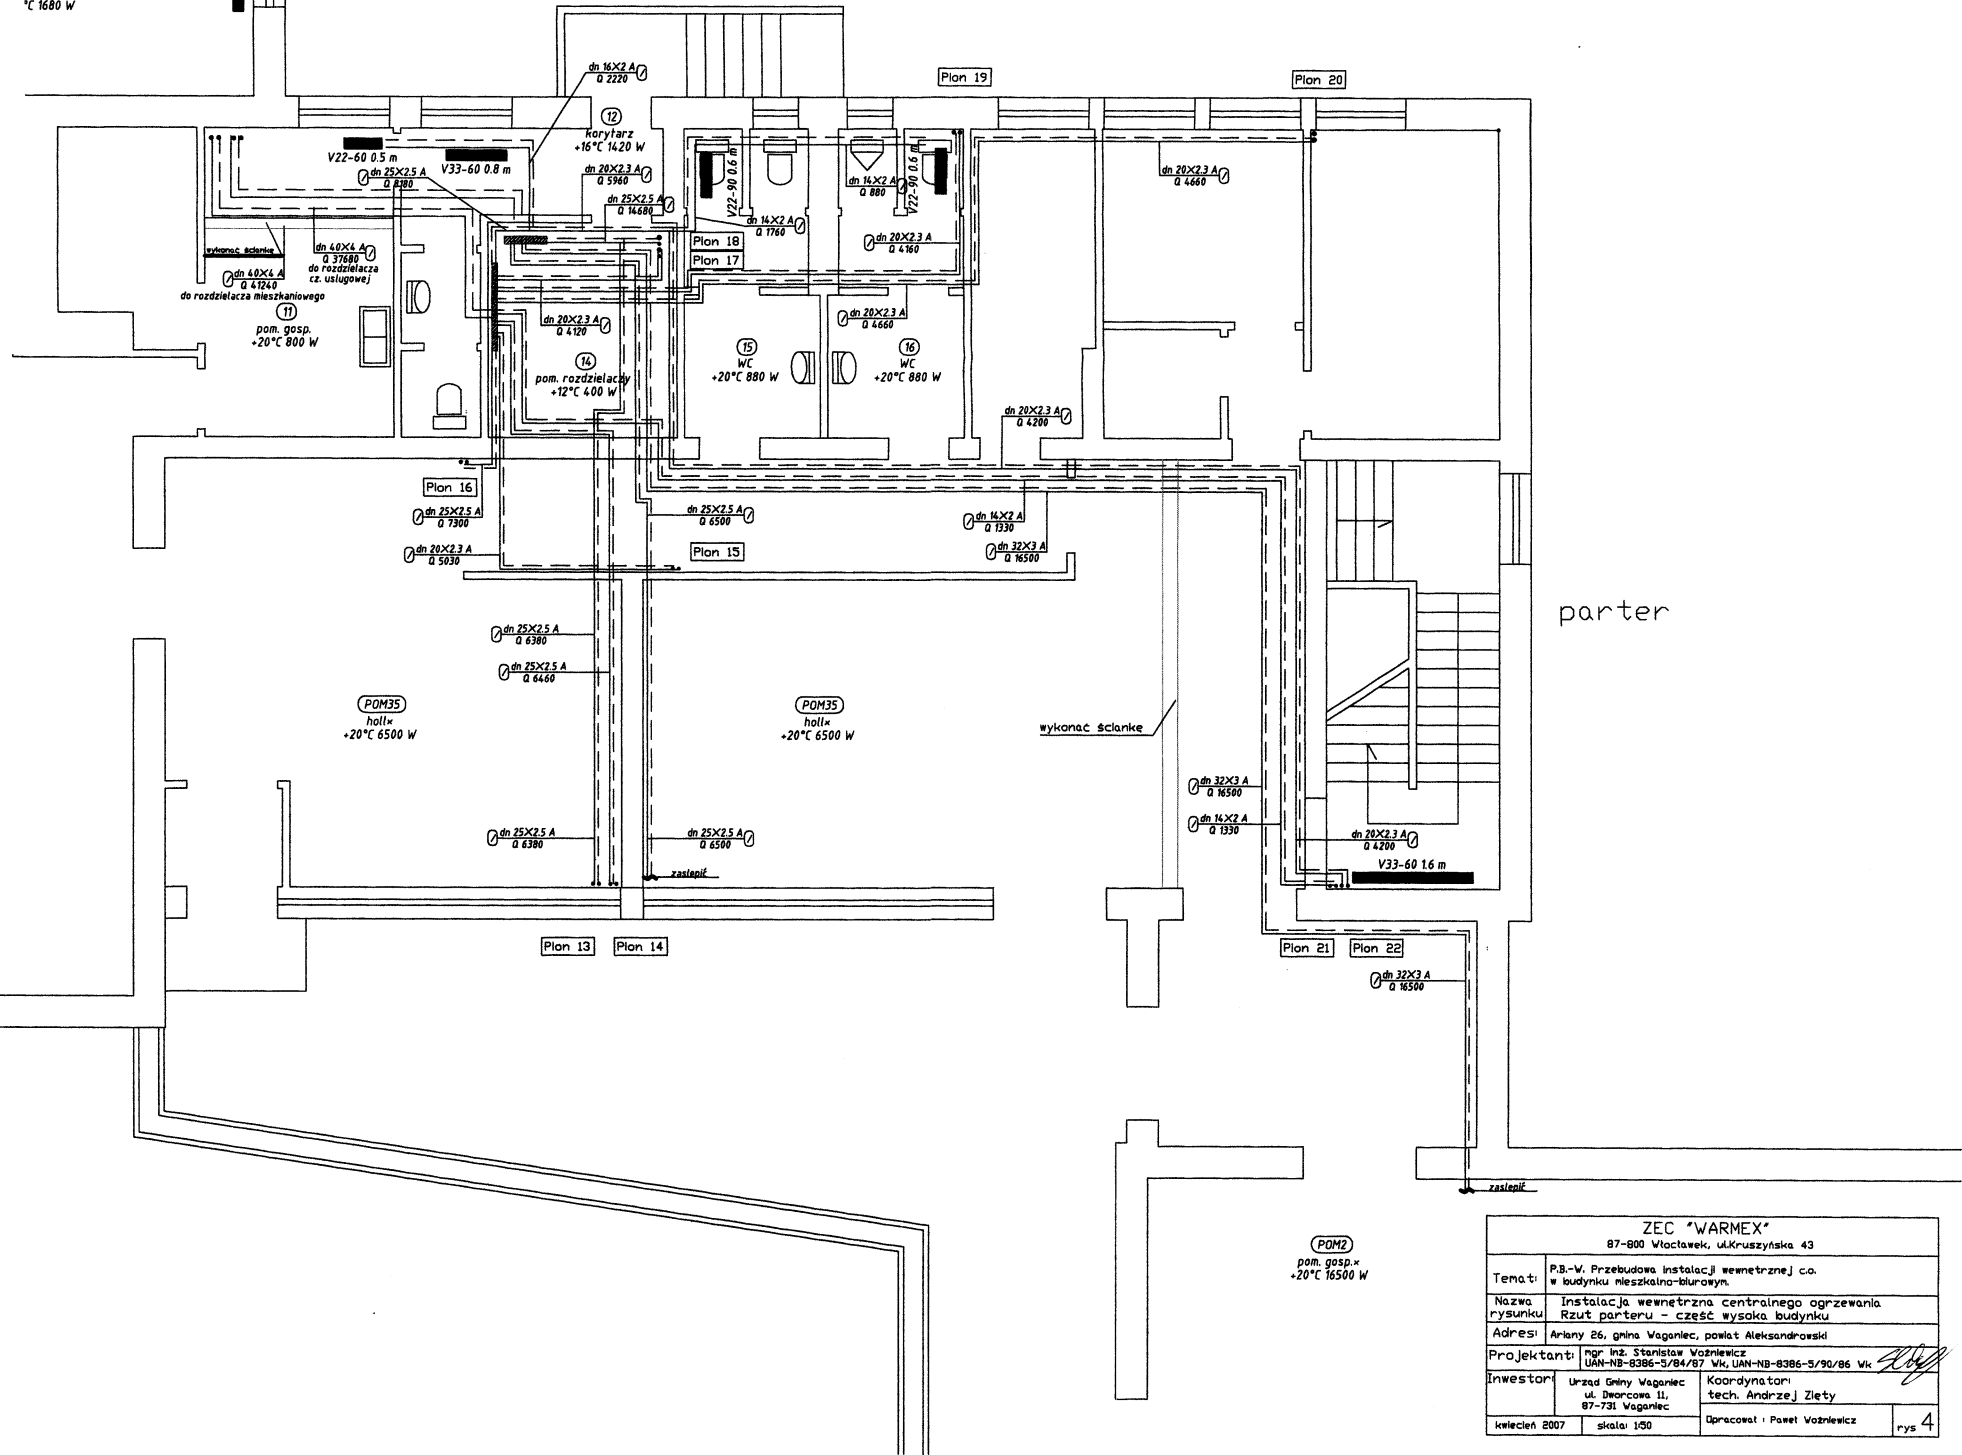

parter

wykonac ścianke

POM2
pom. gosp. x
+20°C 16500 W

ZEC "WARMEX" 87-600 Włocławek, ul. Kruszyńska 43			
Temat:	P.B.-W. Przebudowa instalacji wewnętrznej c.o. w budynku mieszkalno-biurowym.		
Nazwa rysunku:	Instalacja wewnętrzna centralnego ogrzewania Rzut parteru - część wysoka budynku		
Adres:	Arkiły 26, gmina Wąganiec, powiat Aleksandrowski		
Projektant:	mgr Inż. Stanisław Woźniak UAN-NB-8386-3/84/87 Wk, UAN-NB-8386-5/90/86 Wk		
Inwestor:	Urząd Gminy Wąganiec ul. Dębowska 11, 87-731 Wąganiec	Koordynator: tech. Andrzej Ziety	rys 4
	w grudniu 2007	skala: 1:50	